



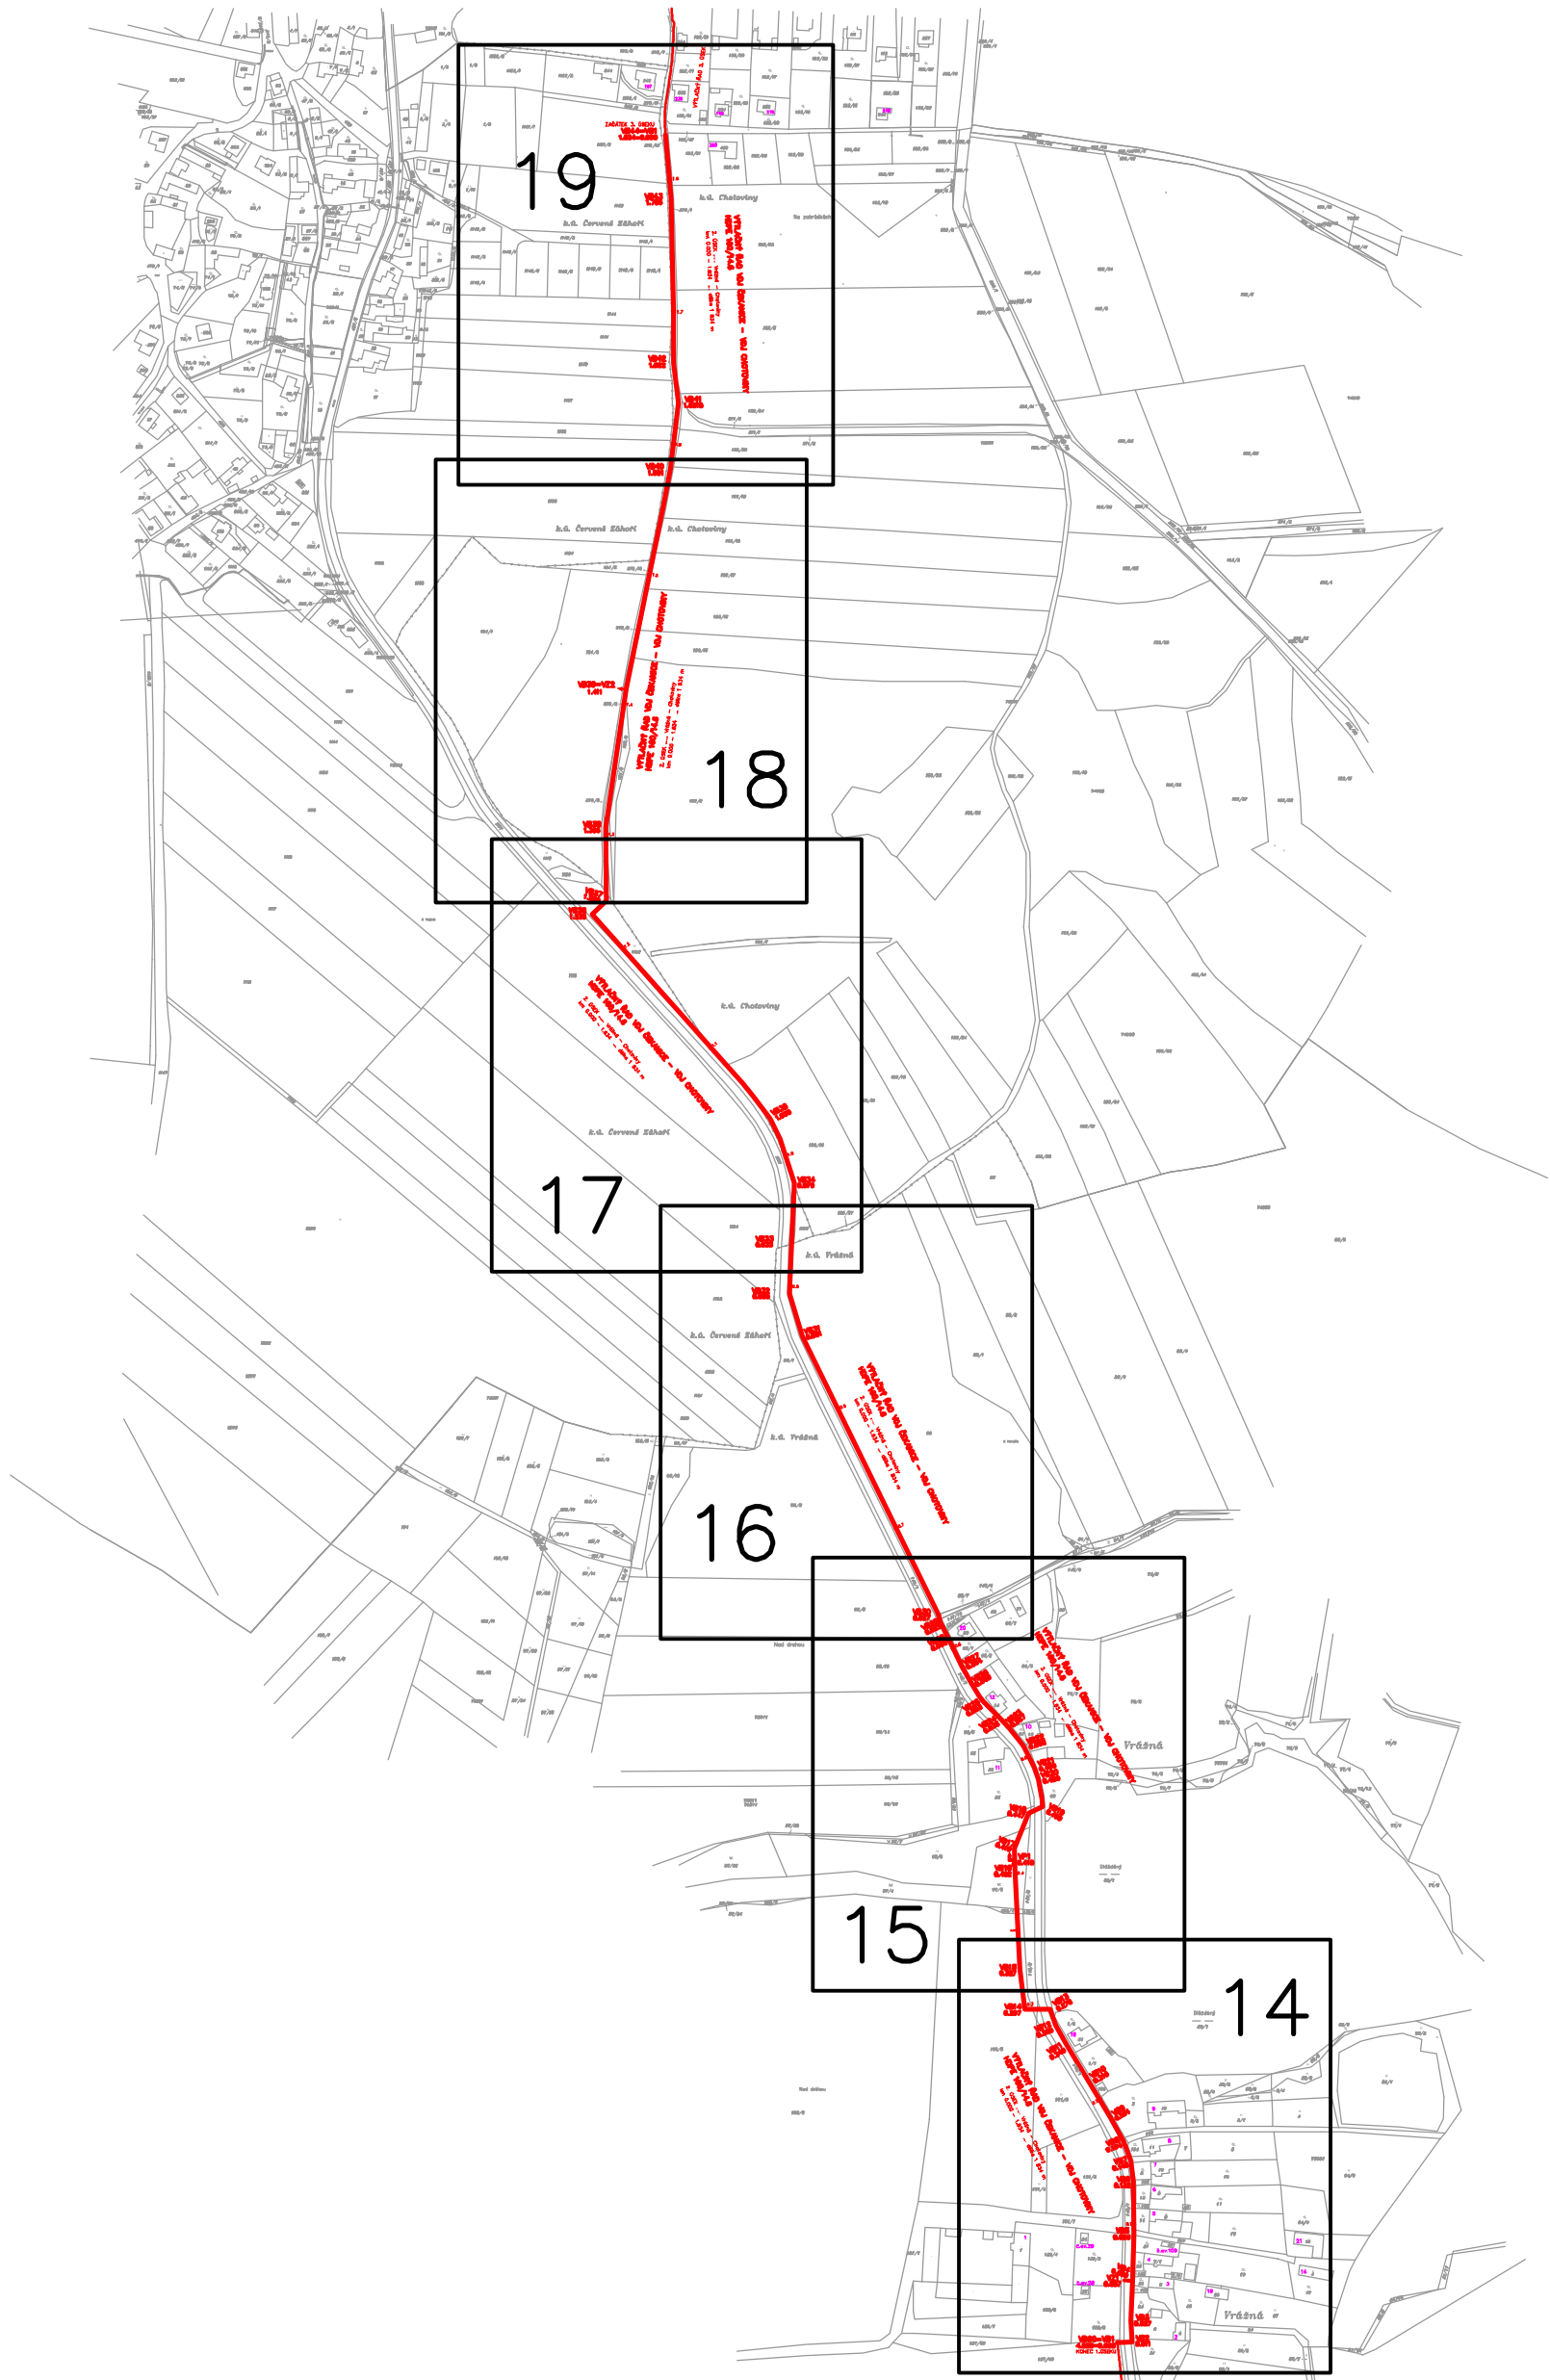


THERMOPROJEKT MARIE KUBEŠOVÁ, IČO 103 26 243 KVAPILOVA 2653/31, TÁBOR TEL 381 232 618 PROJEKTANT ING. JIŘÍ KUBEŠ Č. ZAK. 05/2020	INVESTOR	Obec CHOTOVINY	DATUM	02/2022
	AKCE	VODÁRENSKÁ SOUSTAVA CHOTOVINSKO	MĚŘÍTKO	1 : 5500
		2. ÚSEK	FORMÁT	2 x A4
		trasa Vrážná – Chotoviny	STUP.PD.	DRULS
	PŘÍLOHA	KLAD LISTŮ SITUACE	Č.PŘÍL.	C.2.II

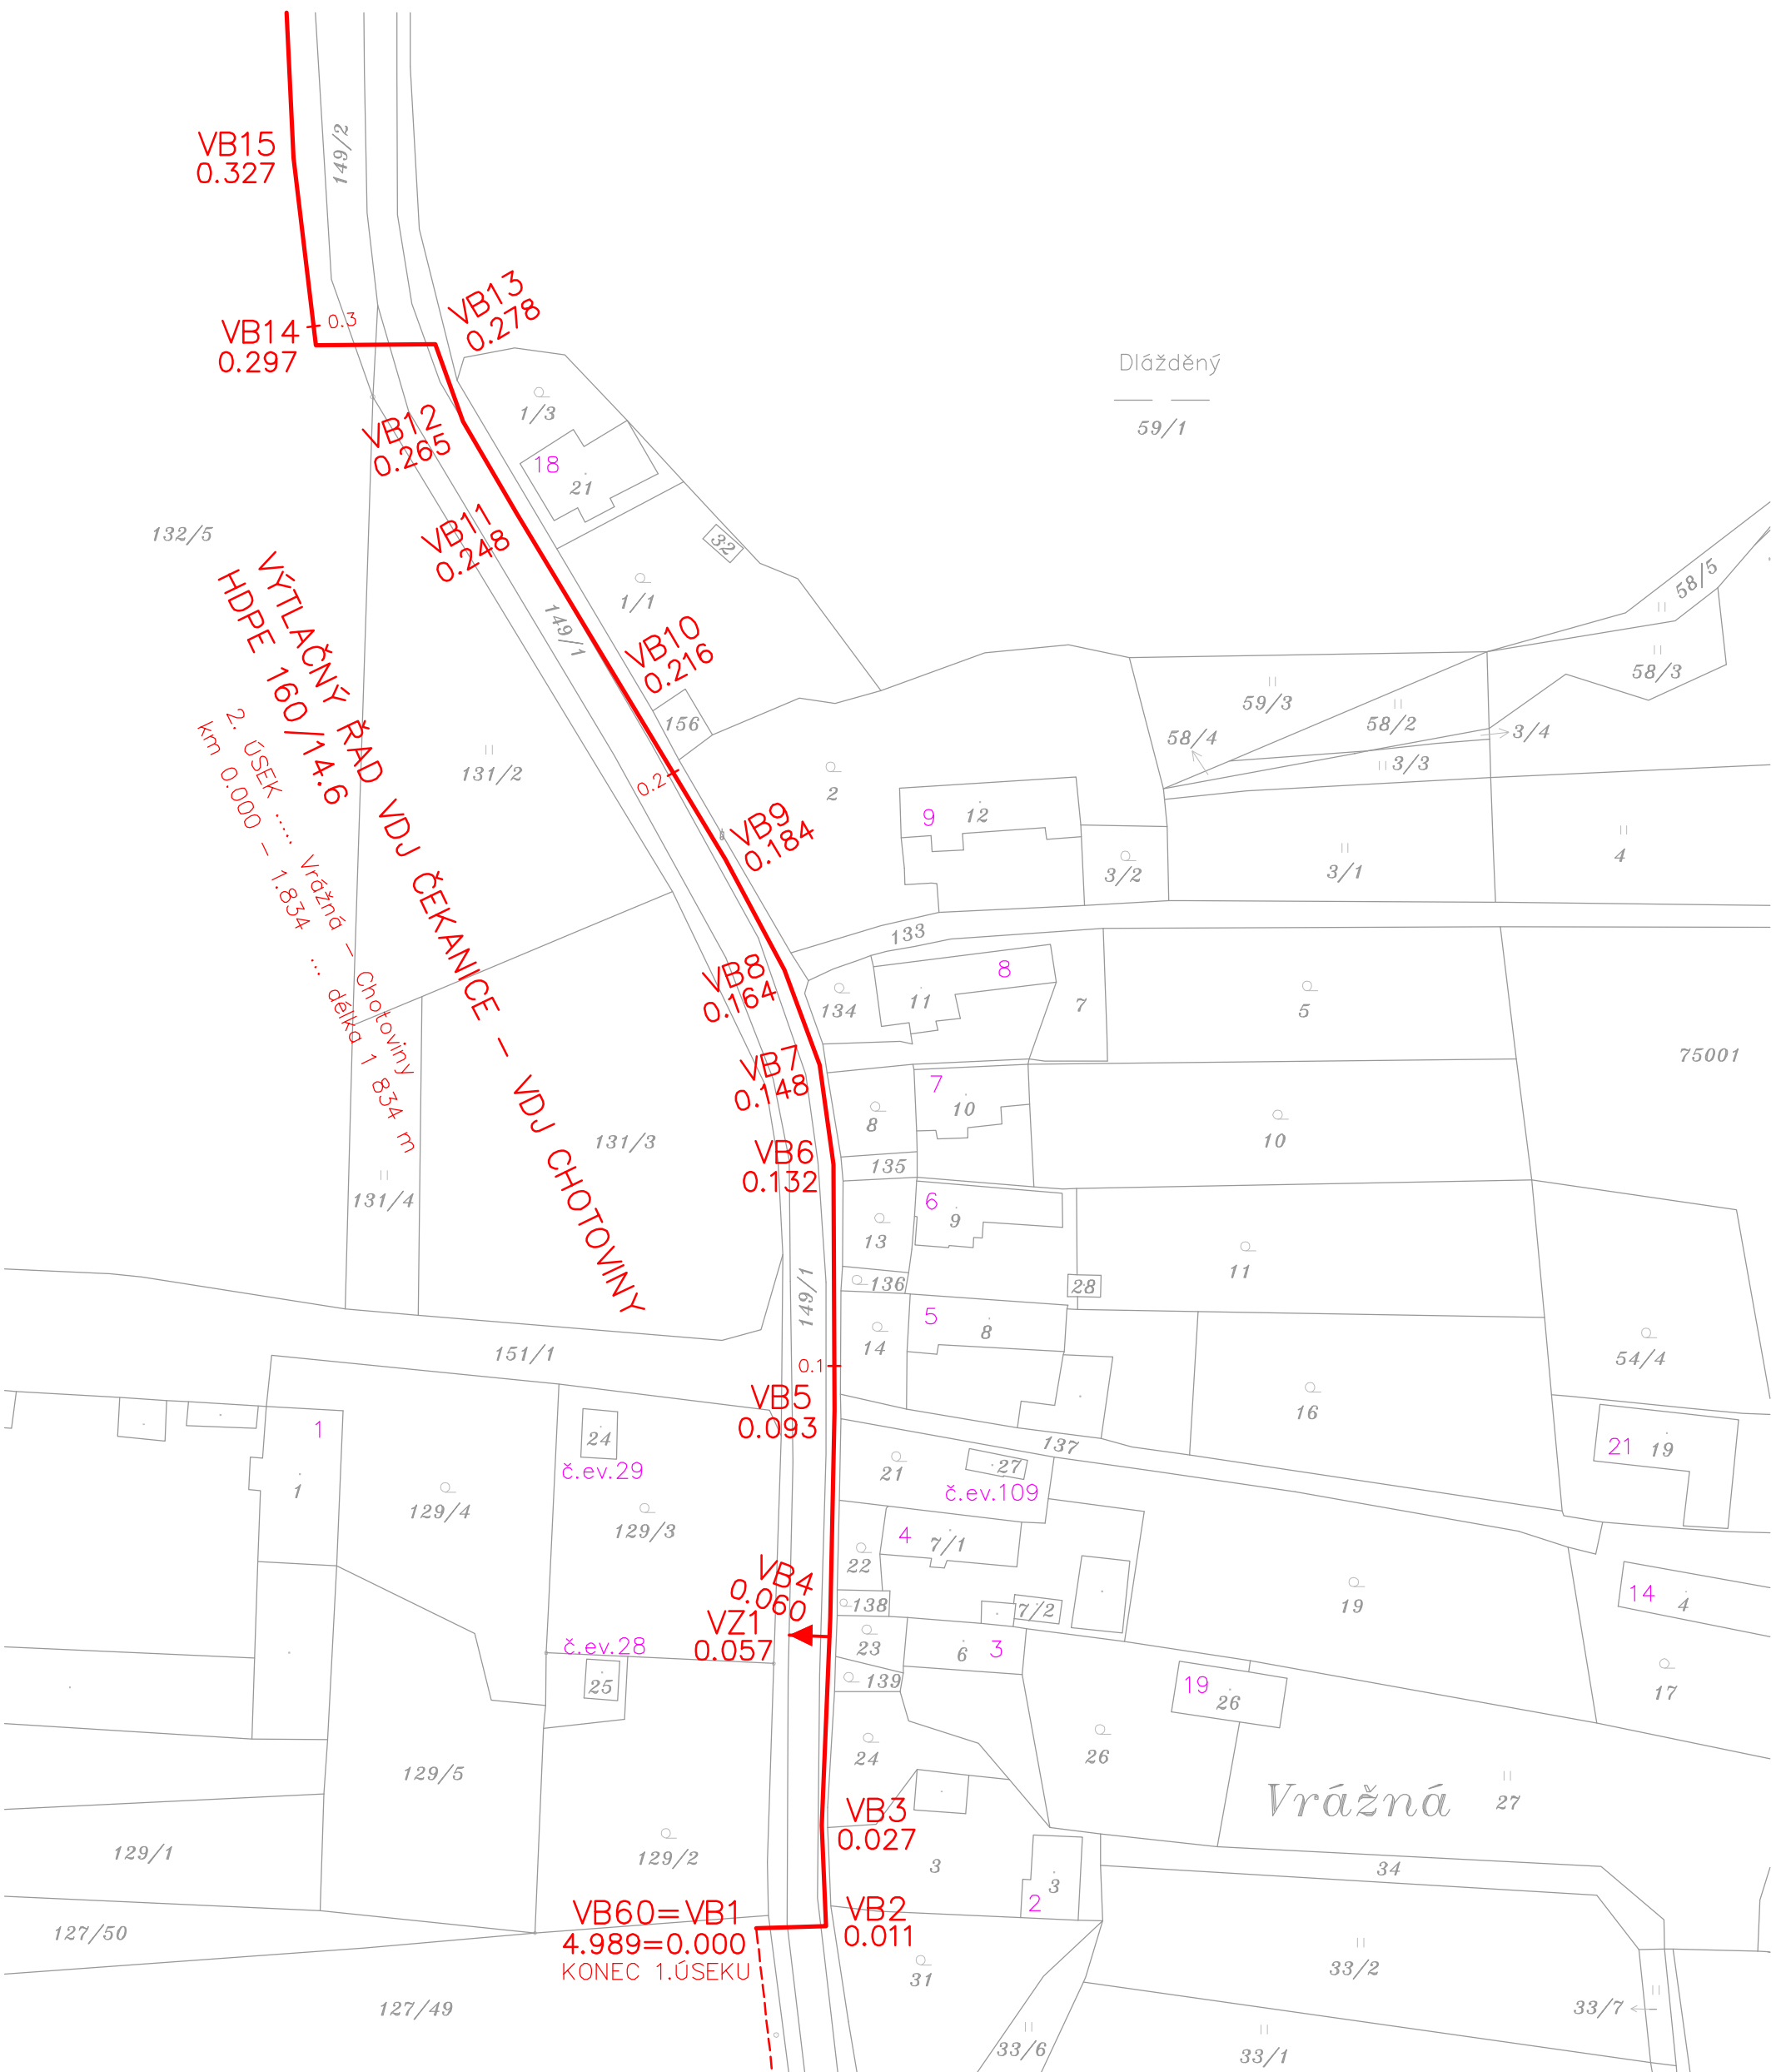


14

THERMOPROJEKT MARIE KUBEŠOVÁ, IČO 103 26 243 KVAPILOVA 2653/31, TÁBOR TEL 381 232 618 PROJEKTANT ING. JIŘÍ KUBEŠ Č. ZAK. 05/2020	INVESTOR Obec CHOTOVINY	DATUM 02/2022
	AKCE VODÁRENSKÁ SOUSTAVA CHOTOVINSKO TÁBOR – CHOTOVINY k.ú. VRÁŽNÁ	MĚŘÍTKO 1 : 1000 FORMÁT 2 x A4
	PŘÍLOHA KATASTRÁLNÍ SITUACE	STUP.PD. DRULS Č.PŘÍL. C.2.14

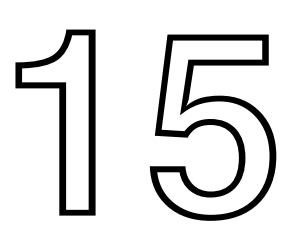

THERMOPROJEKT MARIE KUBEŠOVÁ, IČO 103 26 243 KVAPILOVA 2653/31, TÁBOR TEL 381 232 618	INVESTOR	Obec CHOTOVINY	DATUM	02/2022
	AKCE	VODÁRENSKÁ SOUSTAVA CHOTOVINSKO TÁBOR – CHOTOVINY k.ú. VRAŽNÁ	MĚŘÍTKO	1 : 1000
PROJEKTANT	ING. JIŘÍ KUBEŠ	PŘÍLOHA	FORMÁT	2 x A4
Č. ZAK.	05/2020		STUP.PD.	DRULS
		KATASTRÁLNÍ SITUACE	Č.PŘÍL.	C.2.15

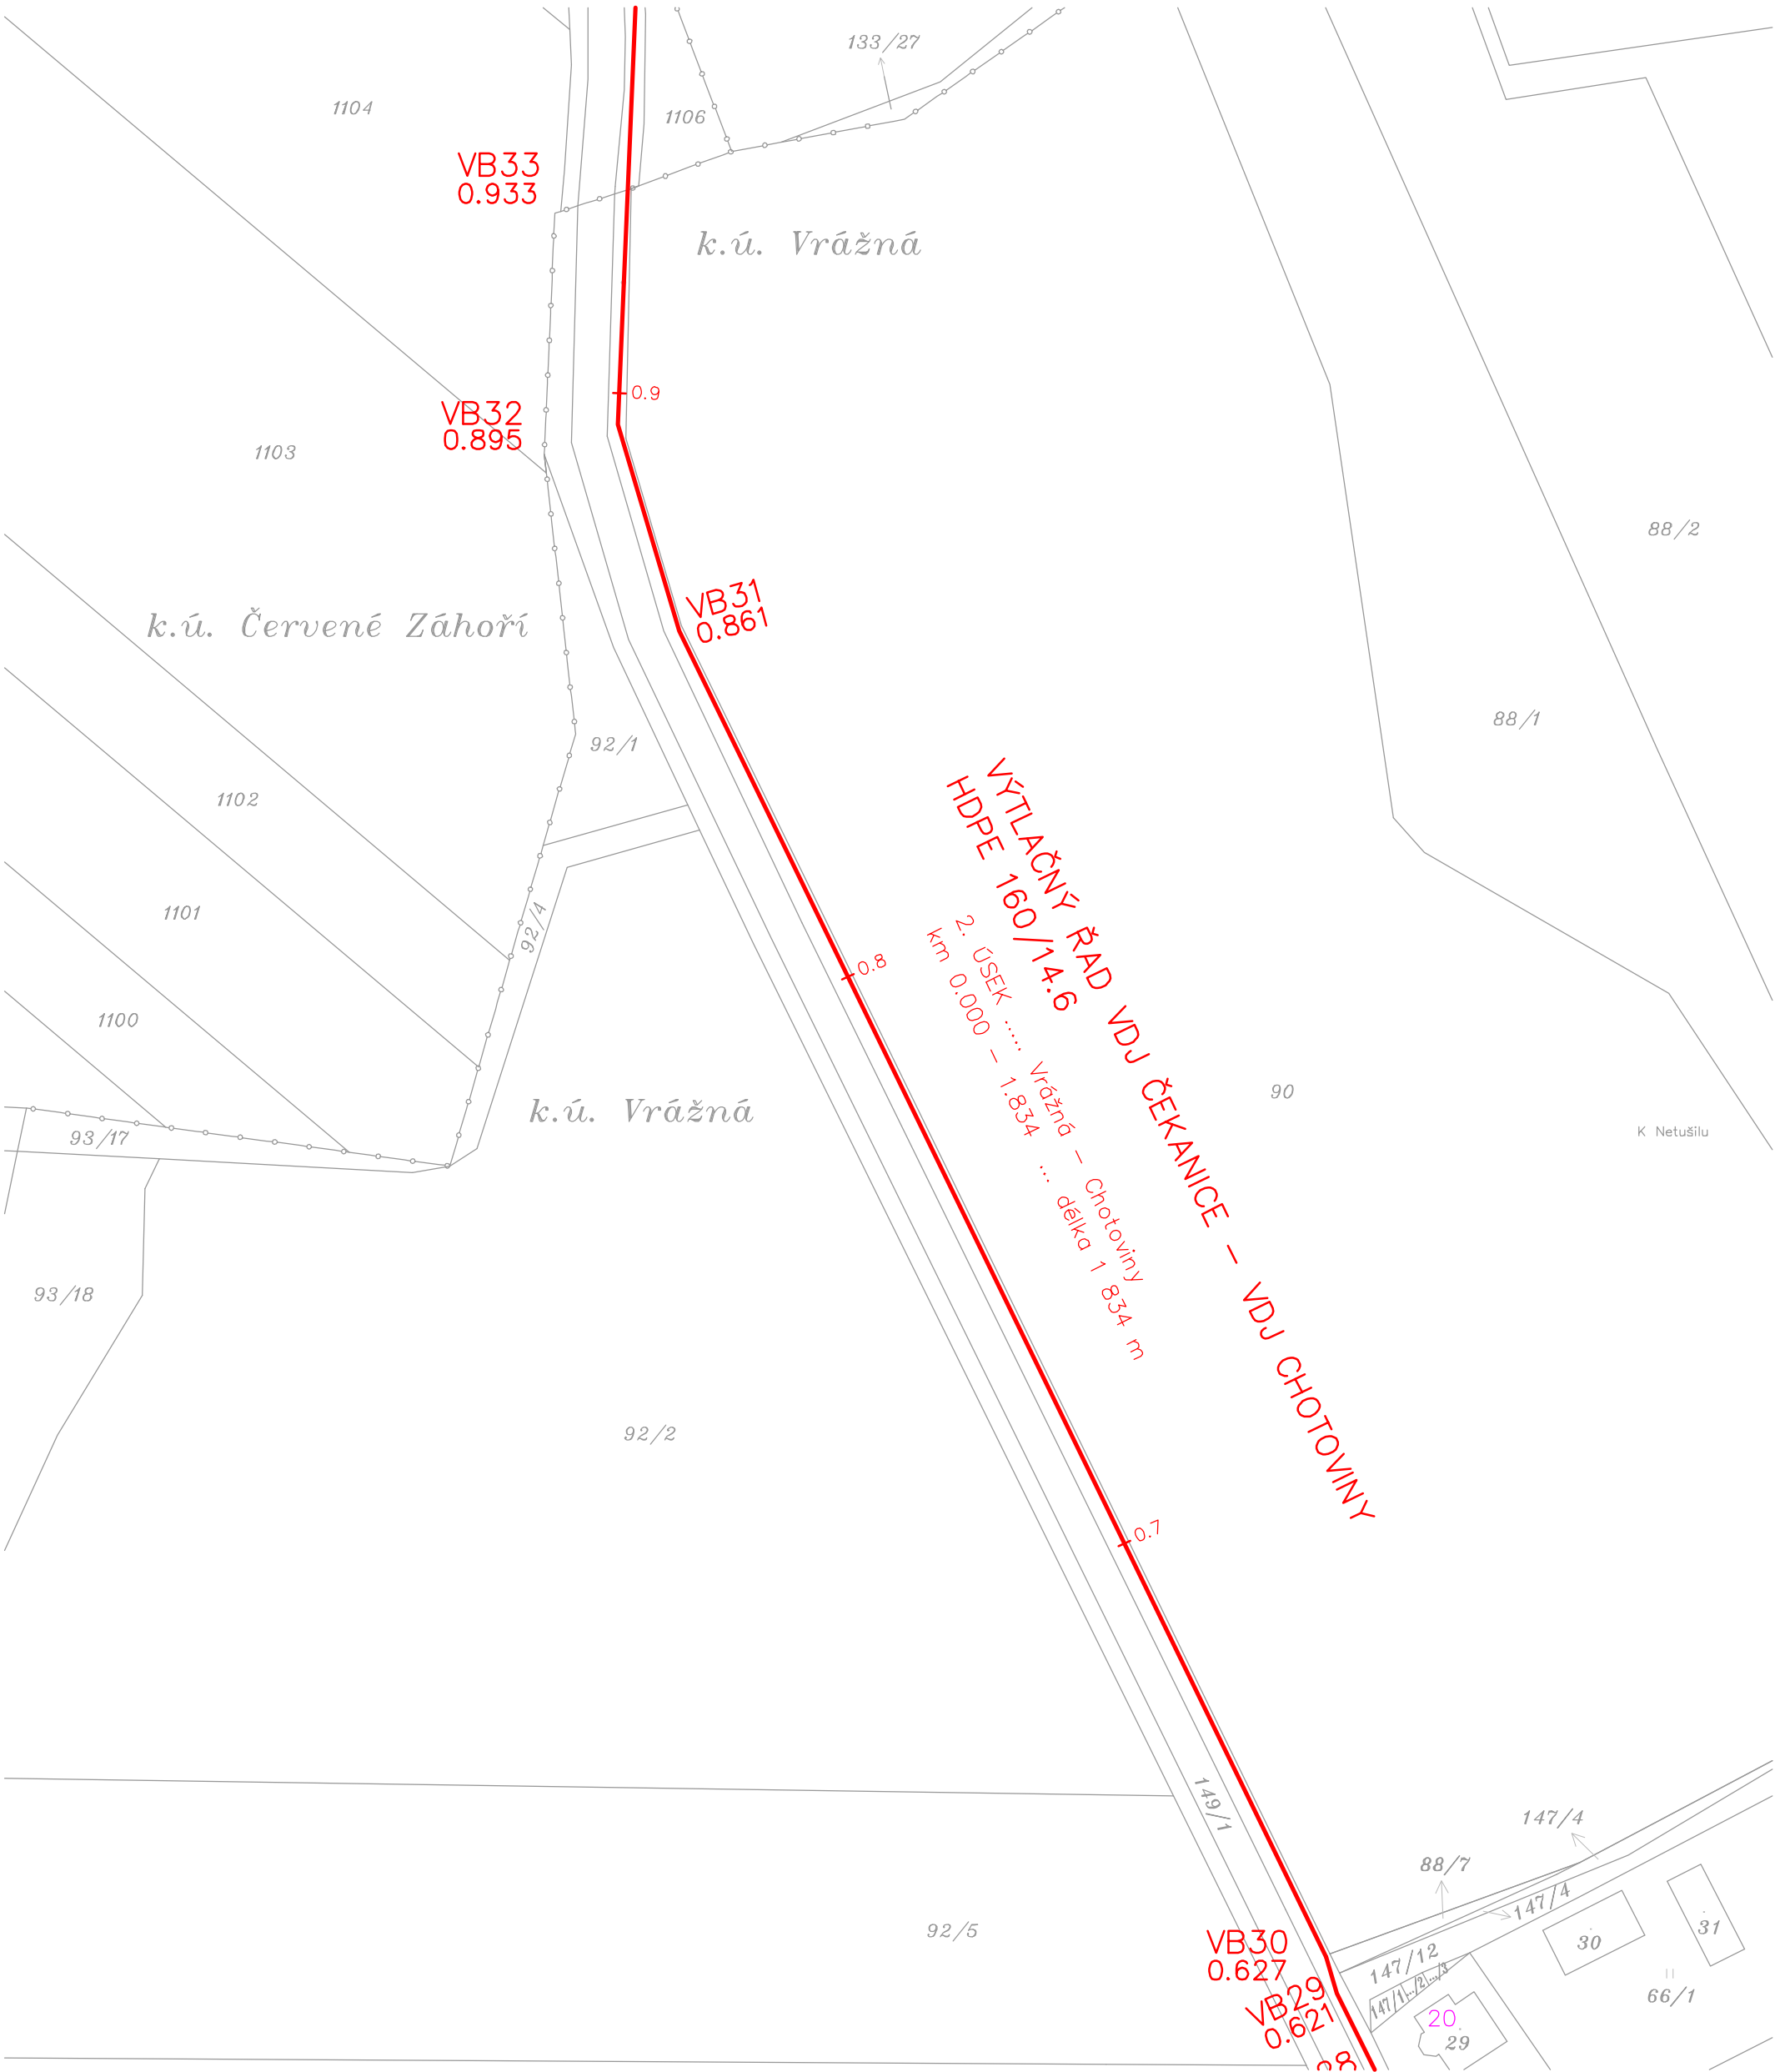


THERMOPROJEKT MARIE KUBEŠOVÁ, IČO 103 26 243 KVAPILOVA 2653/31, TÁBOR TEL 381 232 618 PROJEKTANT ING. JIŘÍ KUBEŠ Č. ZAK. 05/2020 	INVESTOR	Obec CHOTOVINY	DATUM	02/2022
	AKCE	VODÁRENSKÁ SOUSTAVA CHOTOVINSKO	MĚŘITKO	1 : 1000
		TÁBOR – CHOTOVINY	FORMÁT	2 x A4
		k.ú. VRÁŽNÁ, ČERVENÉ ZÁHOŘÍ	STUP.PD.	DRULS
	PŘÍLOHA	KATASTRÁLNÍ SITUACE	Č.PŘÍL.	C.2.16



17

THERMOPROJEKT MARIE KUBEŠOVÁ, IČO 103 26 243 KVAPILOVA 2653/31, TÁBOR TEL 381 232 618 PROJEKTANT ING. JIŘÍ KUBEŠ Č. ZAK. 05/2020	INVESTOR	Obec CHOTOVINY	DATUM	02/2022
	AKCE	VODÁRENSKÁ SOUSTAVA CHOTOVINSKO	MĚŘITKO	1 : 1000
		TÁBOR – CHOTOVINY	FORMÁT	2 x A4
		k.ú. VRÁŽNÁ, ČERVENÉ ZÁHOŘÍ, CHOTOVINY	STUP.PD.	DRULS
	PŘÍLOHA	KATASTRÁLNÍ SITUACE	Č.PŘÍL.	C.2.17

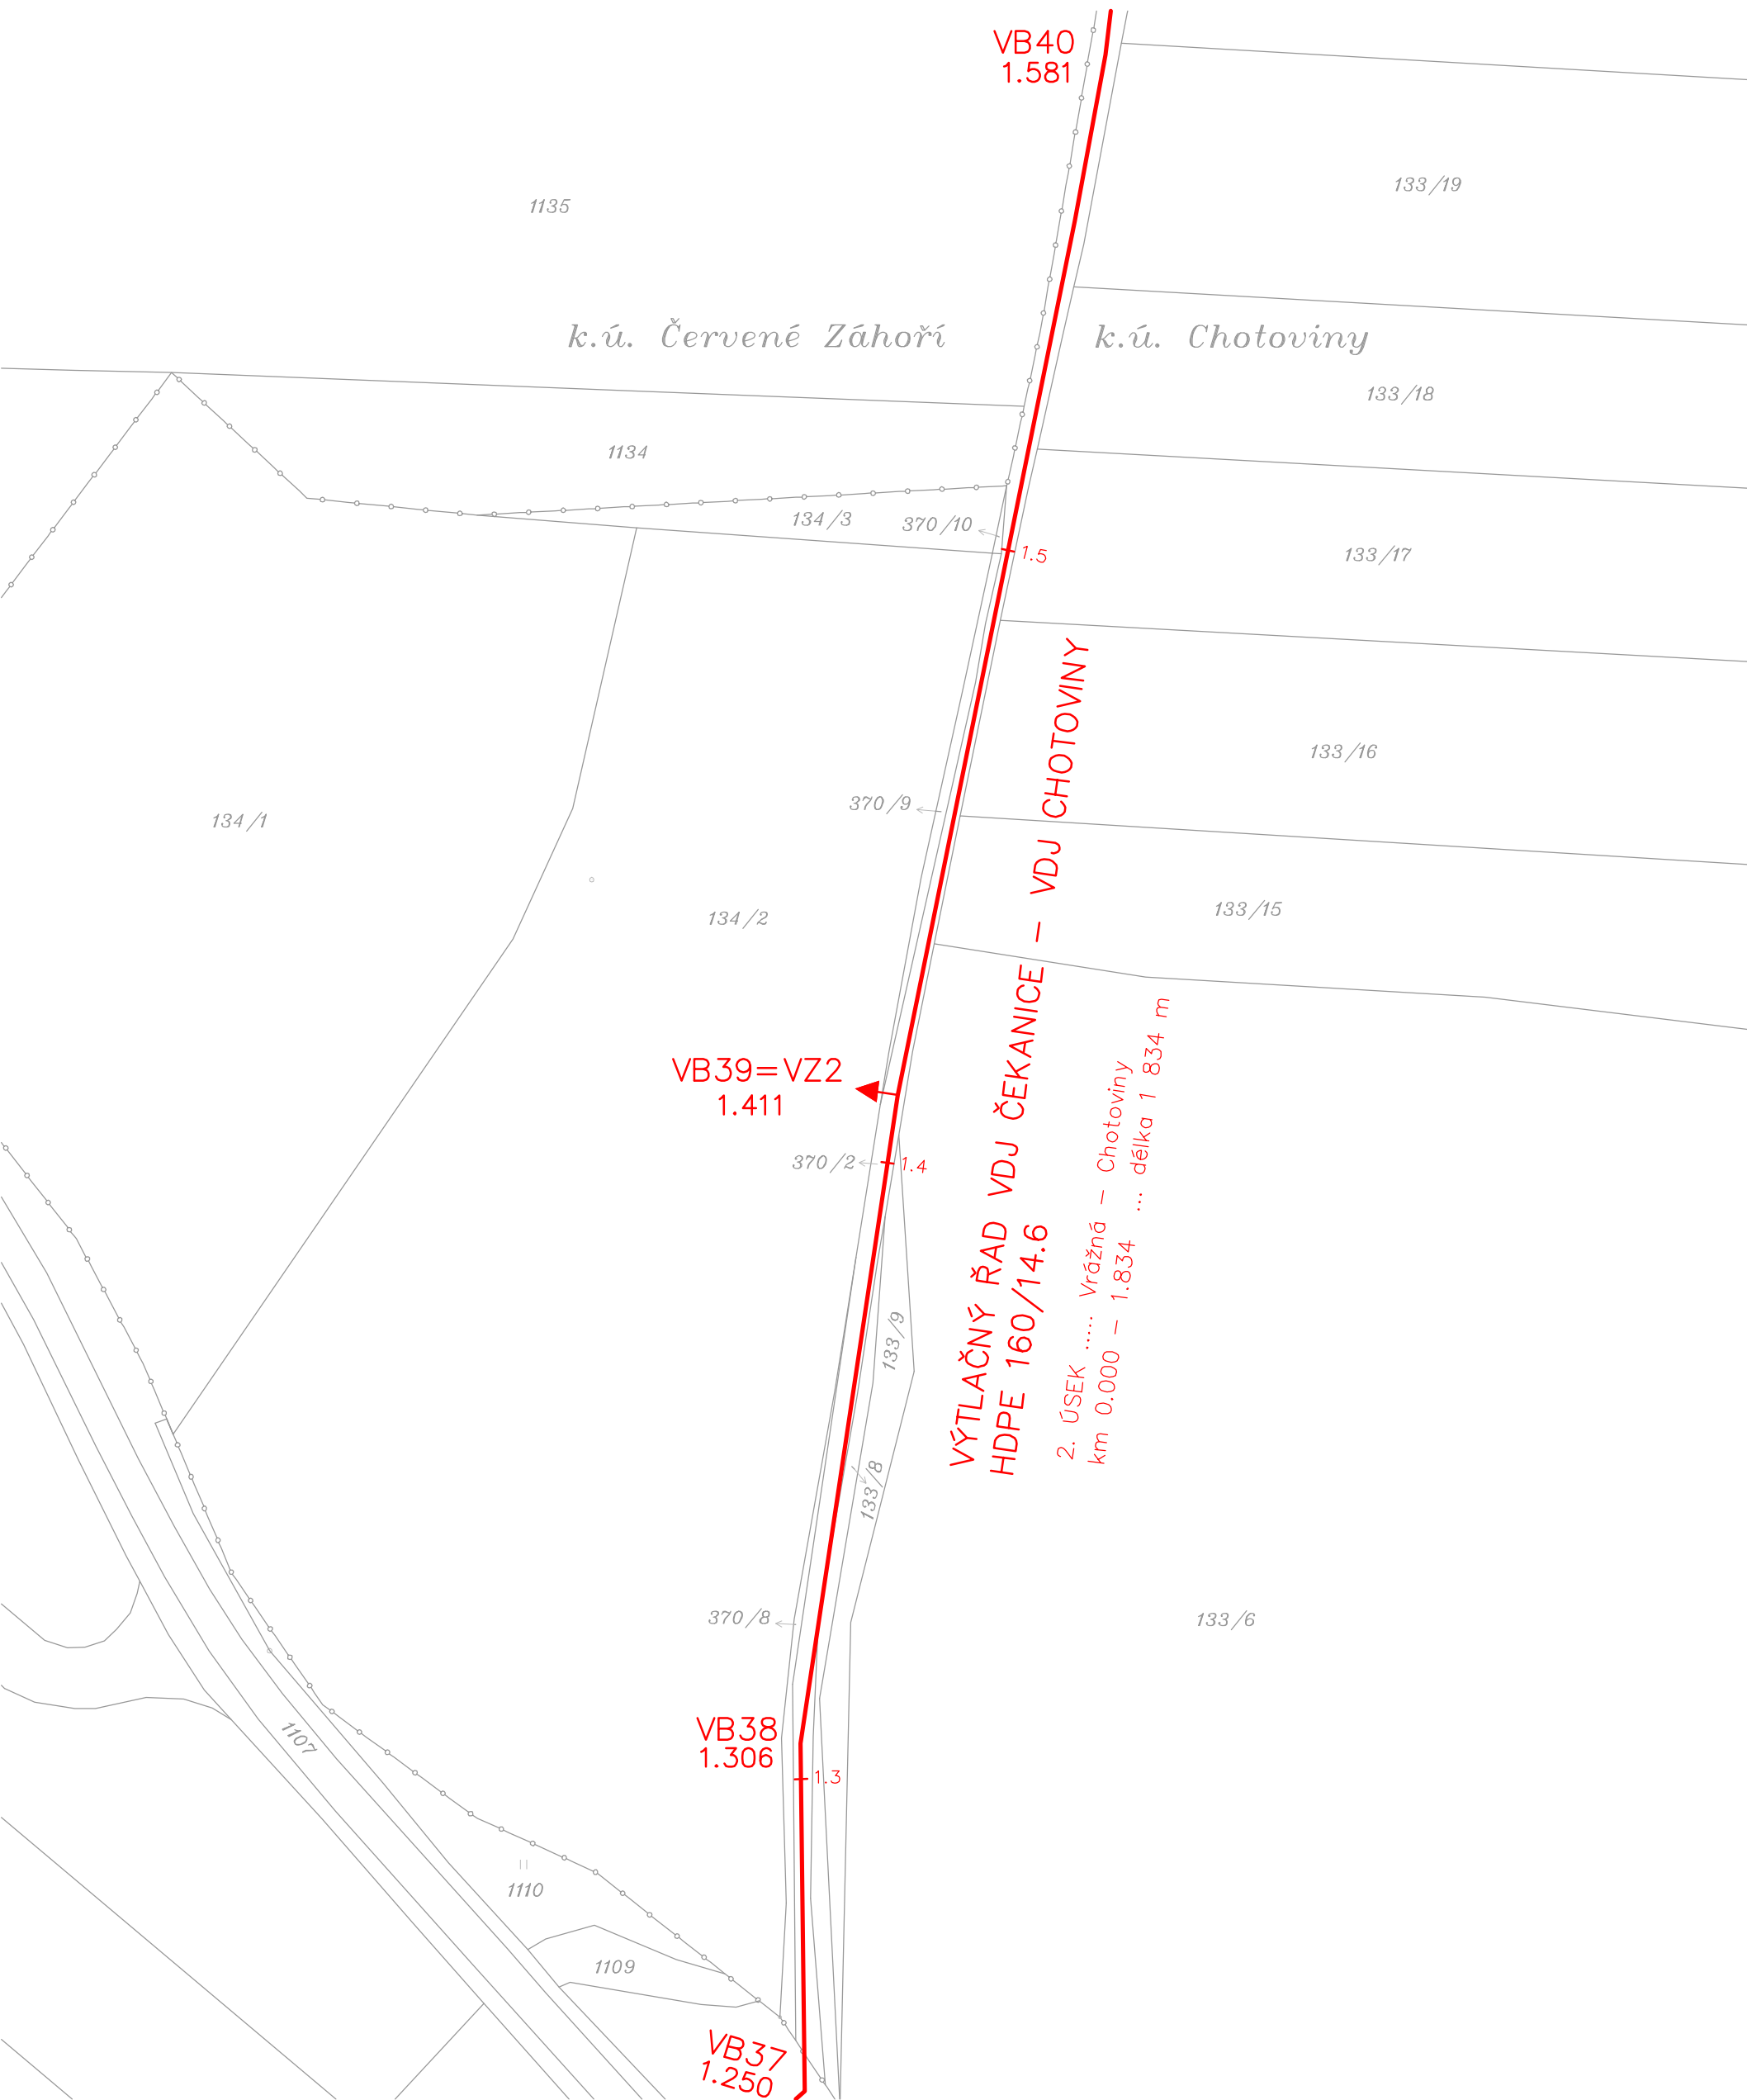

THERMOPROJEKT MARIE KUBEŠOVÁ, IČO 103 26 243 KVAPILOVA 2653/31, TÁBOR TEL 381 232 618 PROJEKTANT ING. JIŘÍ KUBEŠ Č. ZAK. 05/2020	INVESTOR	Obec CHOTOVINY	DATUM	02/2022
	AKCE	VODÁRENSKÁ SOUSTAVA CHOTOVINSKO TÁBOR – CHOTOVINY k.ú. CHOTOVINY	MĚŘÍTKO	1 : 1000
			FORMÁT	2 x A4
	PŘÍLOHA	KATASTRÁLNÍ SITUACE	STUP.PD.	DRULS
			Č.PŘÍL.	C.2.18

